
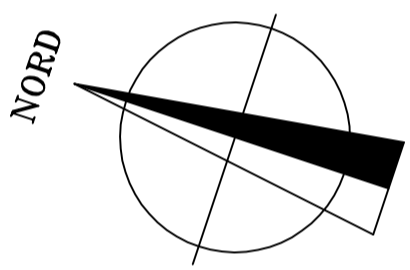



PIANO CANTINA


IDENTIFICATIVO FABBRICATO E PIANO 00/10/PC	
NUMERO MARIO	DESTINAZIONE 01/50
01	ALTRO
02	LOTTE ASSENSORIE
03	LOTTE ASSENSORIE
04	LOTTE ASSENSORIE
05	AMBI ALTRO
06	STUDIO
07	STUDIO
08	STUDIO
09	STUDIO
10	LOTTE TECNICO
11	CORRIDOIO
12	ALTRO
13	SERVI IGENICI
14	SERVI IGENICI
15	SERVI IGENICI
16	SERVI IGENICI
17	SERVI IGENICI
18	SERVI IGENICI
19	SERVI IGENICI
20	SERVI IGENICI
21	SERVI IGENICI
22	SERVI IGENICI
23	
24	
25	REFERIZIONE
26	
27	SERVI IGENICI
28	PIU' ASSENSORI PAZIENTI
29	
30	SPECIA ALTRO
31	SPECIA ALTRO
32	ROSSINAZZA MANICETTA
33	SALA CAMBIO
34	
35	
36	
37	CORRIDOIO
38	DISPERNO
39	SERVI IGENICI
40	PREPARAZIONE PAZIENTI
41	REFERIZIONE
42	ARCHIVO
43	ROSSINAZZA MANICETTA
44	ROSSINAZZA MANICETTA
45	SPECIA ALTRO
46	AULA
TS/01	VANO SCALA
TS/01	VANO ASCENSORE

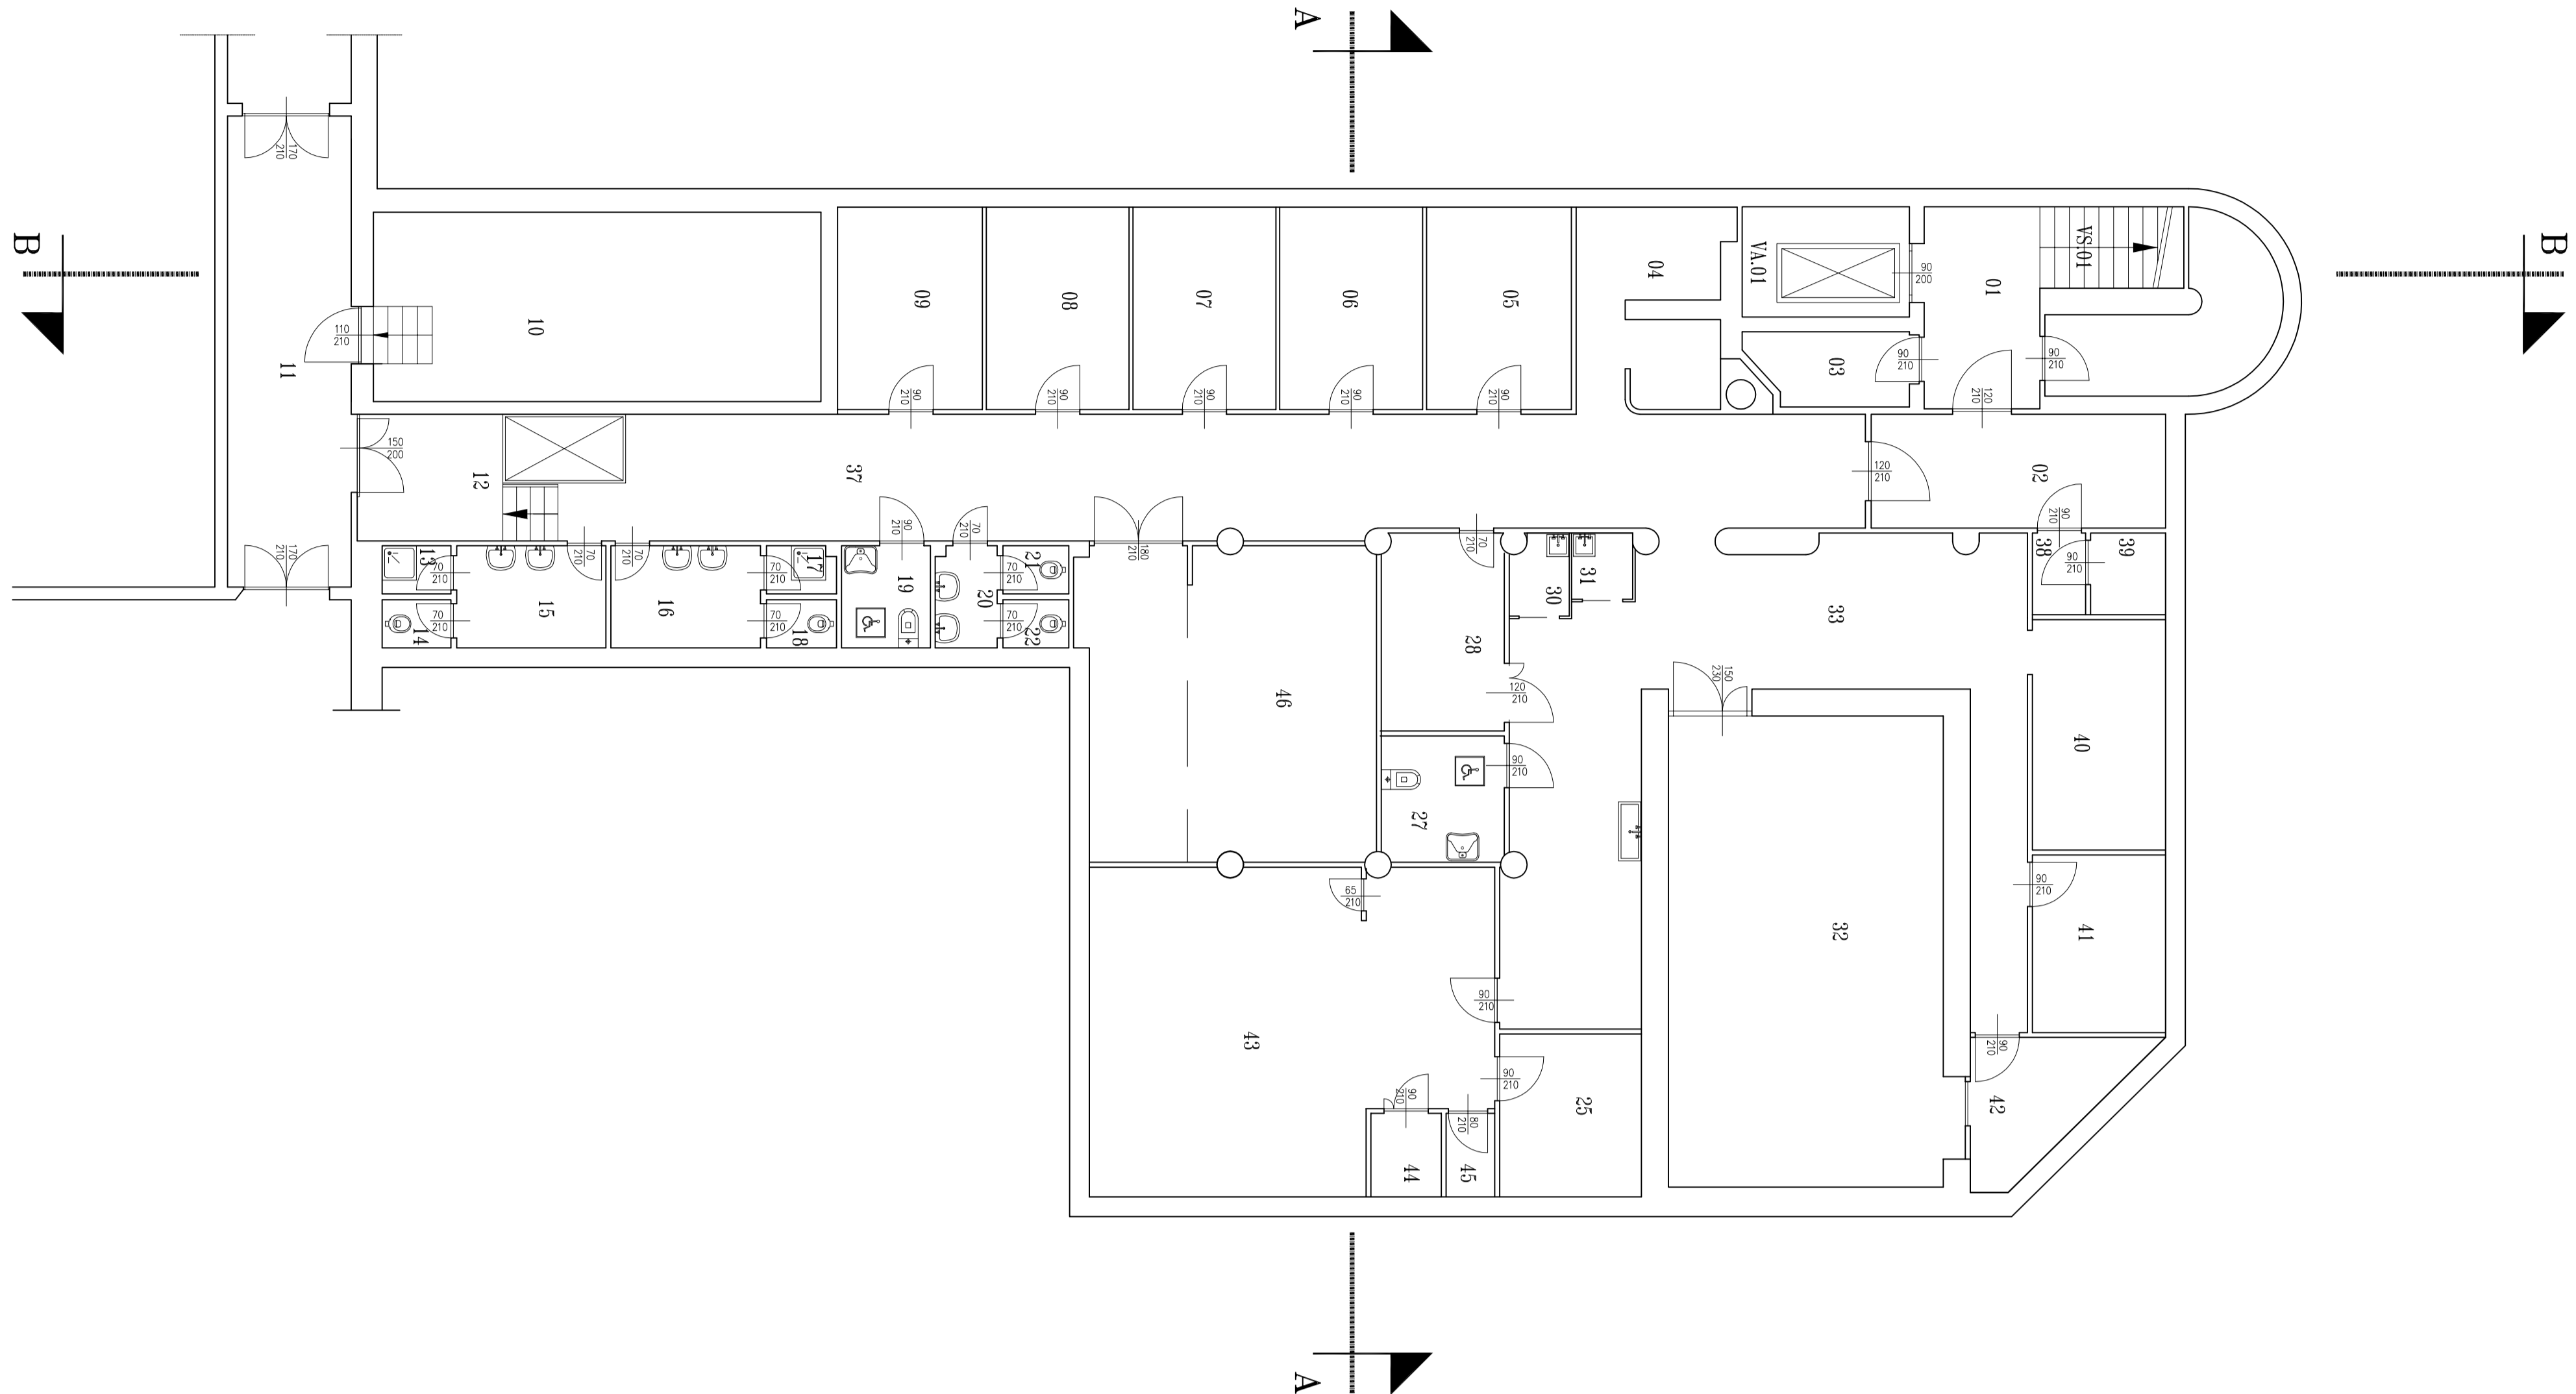

PIANO RIALZATO

IDENTIFICATIVO FABBRICATO E PIANO	
09/B/PR	
NUMERO VANO	DESTINAZIONE D'USO
01	ATRIO
02	LOCALE ASCENSORE
03	COMPRESSORE
TS.01	VANO SCALA
TA.01	VANO ASCENSORE

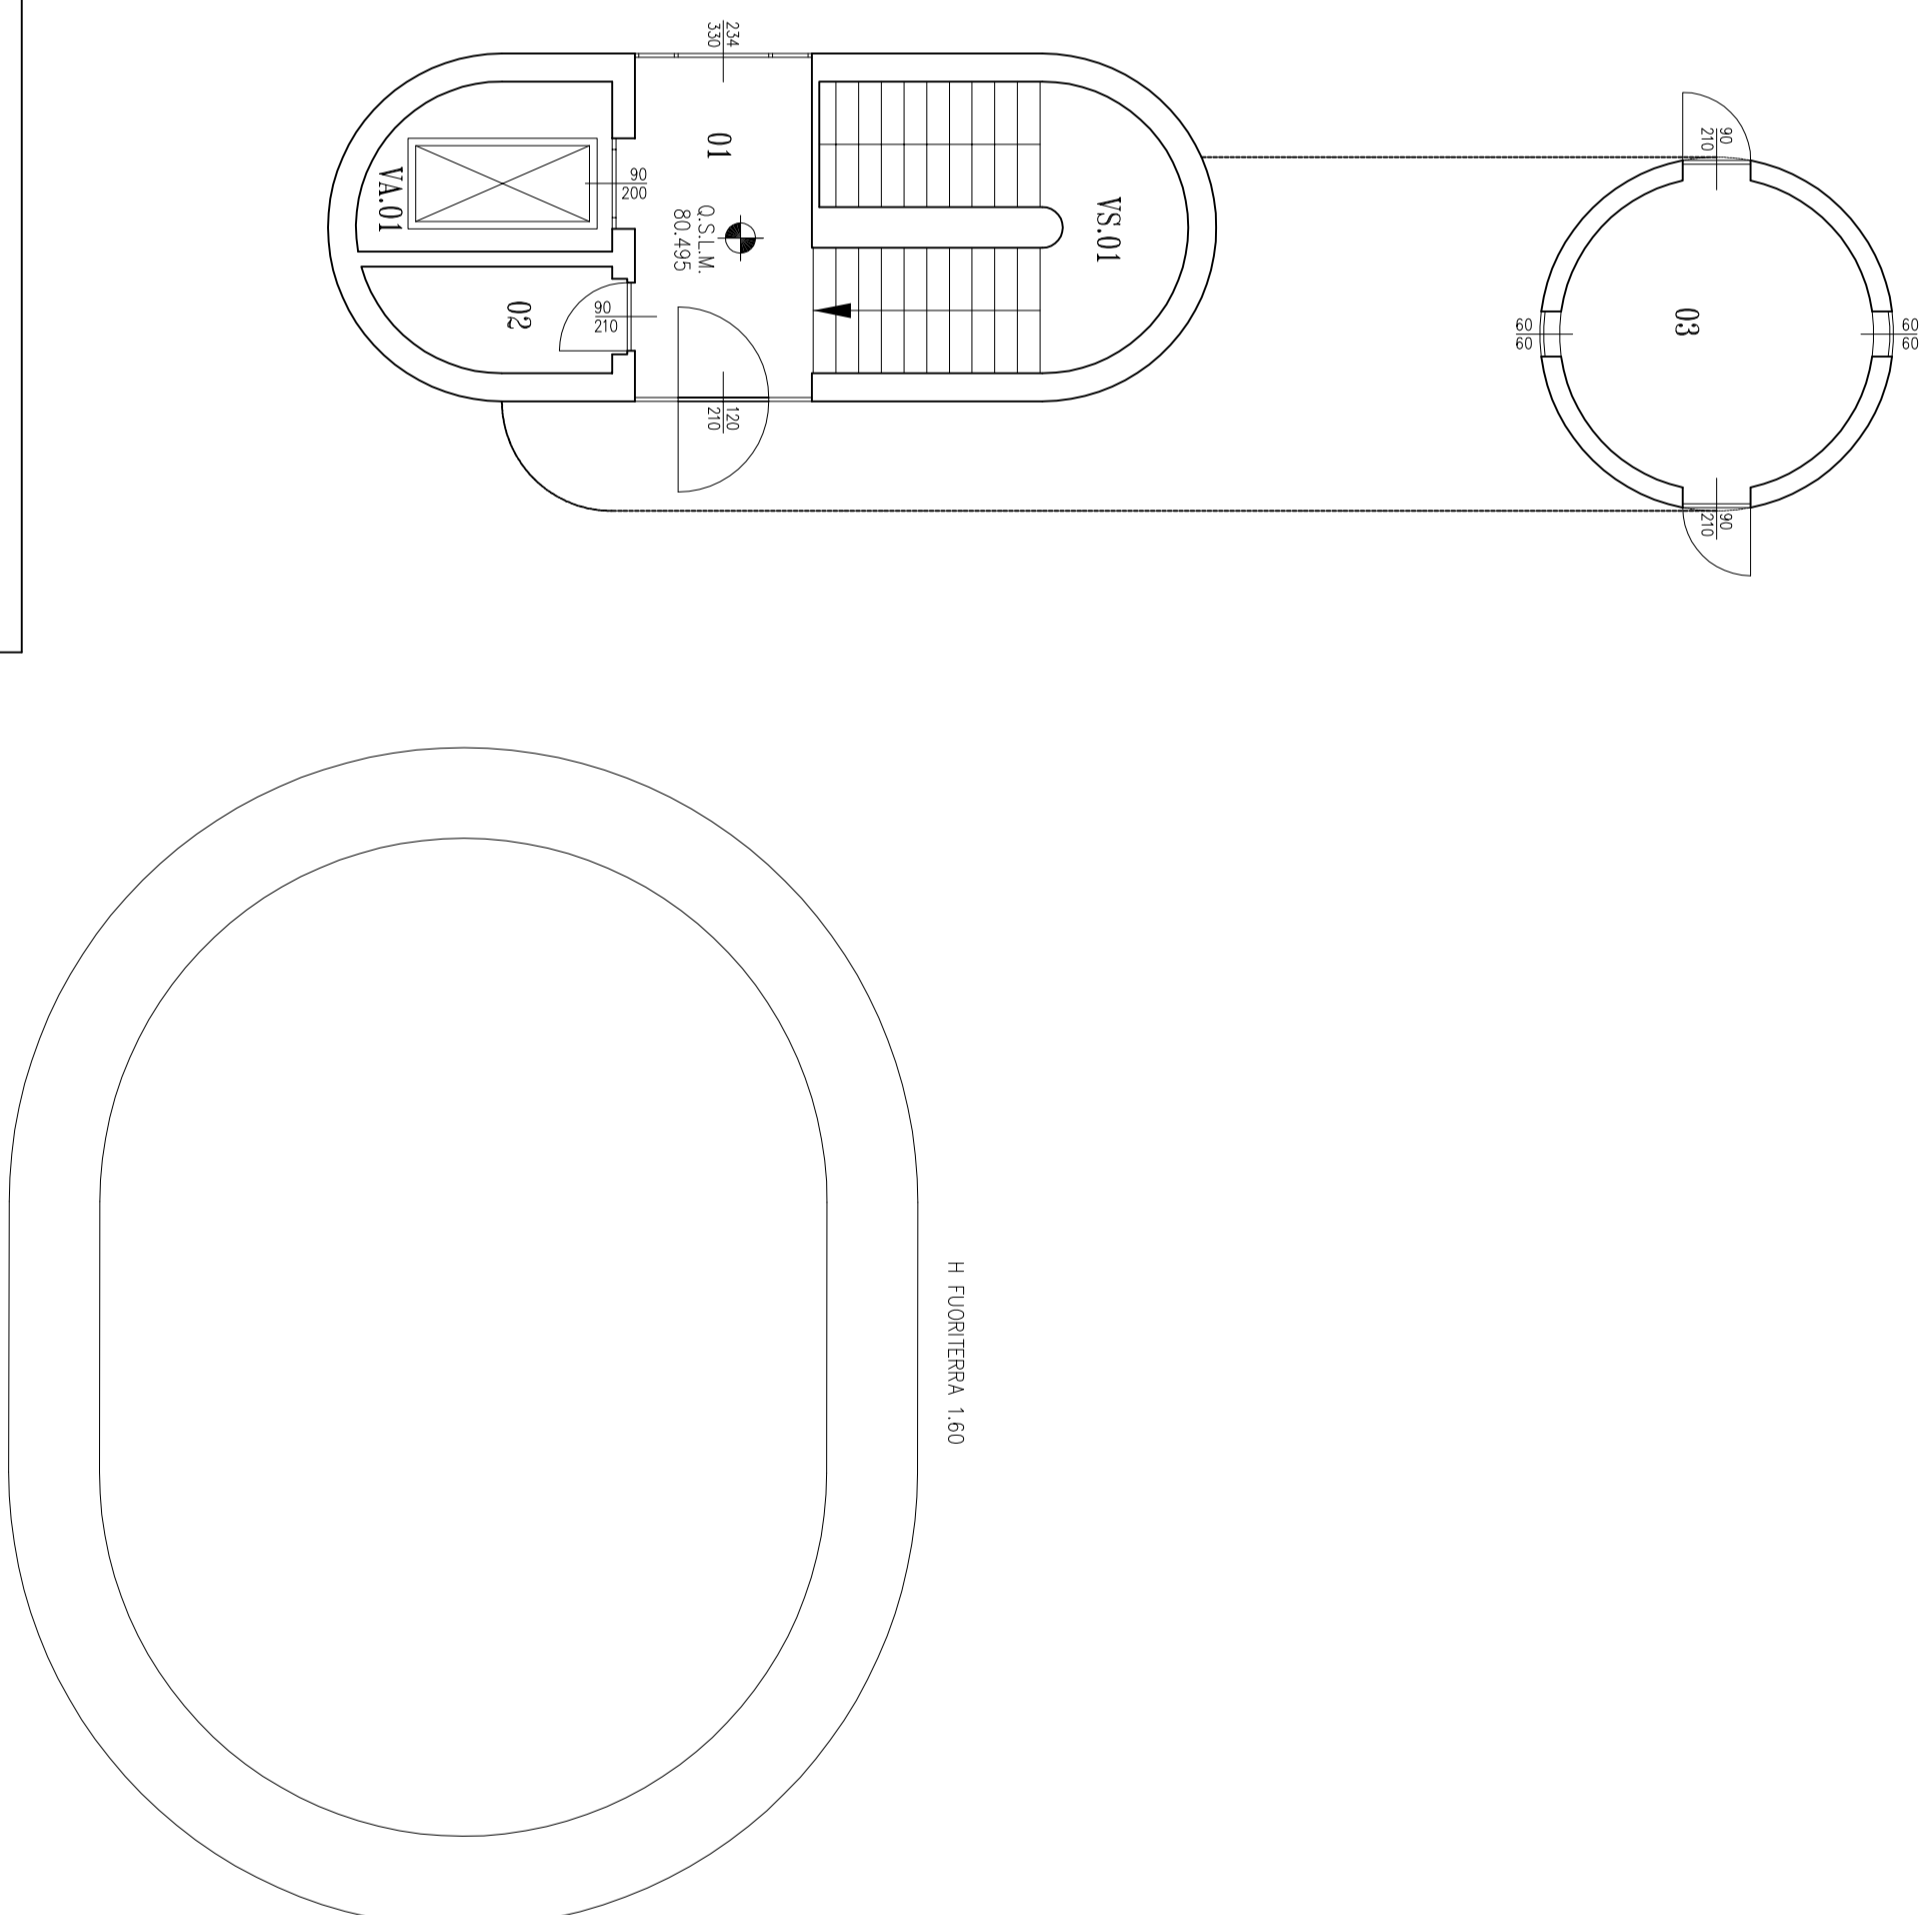

	
FONDAZIONE IRCCS POLICLINICO "SAN MATTEO" Istituto di Ricovero e Cura in Carattere Scientifico Via Golgi, 19 27100 PAVIA Tel. 0321/261001	
URBICAZIONE TAXISRO	08b- Risonanza Magnetica SIRRUTURA TECNICA+VARMONIALE
OSERNO Pianta Piano Cantina e Terra	FAVOLA 1 SCALA 1:100 REV. DATA 0 14.10.2009 FINE 10/03/2006
10/03/2006	
1:100	
REV.	
DATA	
0	
14.10.2009	
FINE	
10/03/2006	

PROGETTO	Il Responsabile del Proseguimento
Il Progettista	La Progettista
Collaboratori:	Ingegnere Esecutore