


IDENTIFICATIVO FABBRICATO E PIANO	
09/B.rc2.	
NUMERO VANO	DESTINAZIONE D'USO
01	CAMERA OSCURA
02	STUDIO
03	CORRIDOIO
04	SERVIZI IGIENICI
05	SERVIZI IGIENICI
06	RIPOSTIGLIO
07	SERVIZI IGIENICI
08	SERVIZI IGIENICI
09	SERVIZI IGIENICI
10	SERVIZI IGIENICI
11	RIPOSTIGLIO
12	SERVIZI IGIENICI
13	AMBULATORIO
14	CORRIDOIO
15	SERVIZI IGIENICI
16	SERVIZI IGIENICI
17	SERVIZI IGIENICI
18	SALA FISICI
19	SERVIZI IGIENICI
20	SERVIZI IGIENICI
21	BUNKER
22	LOCALE TECNICO
VS.01	VANO SCALA
VS.02	VANO SCALA
VA.01	VANO ASCENSORE

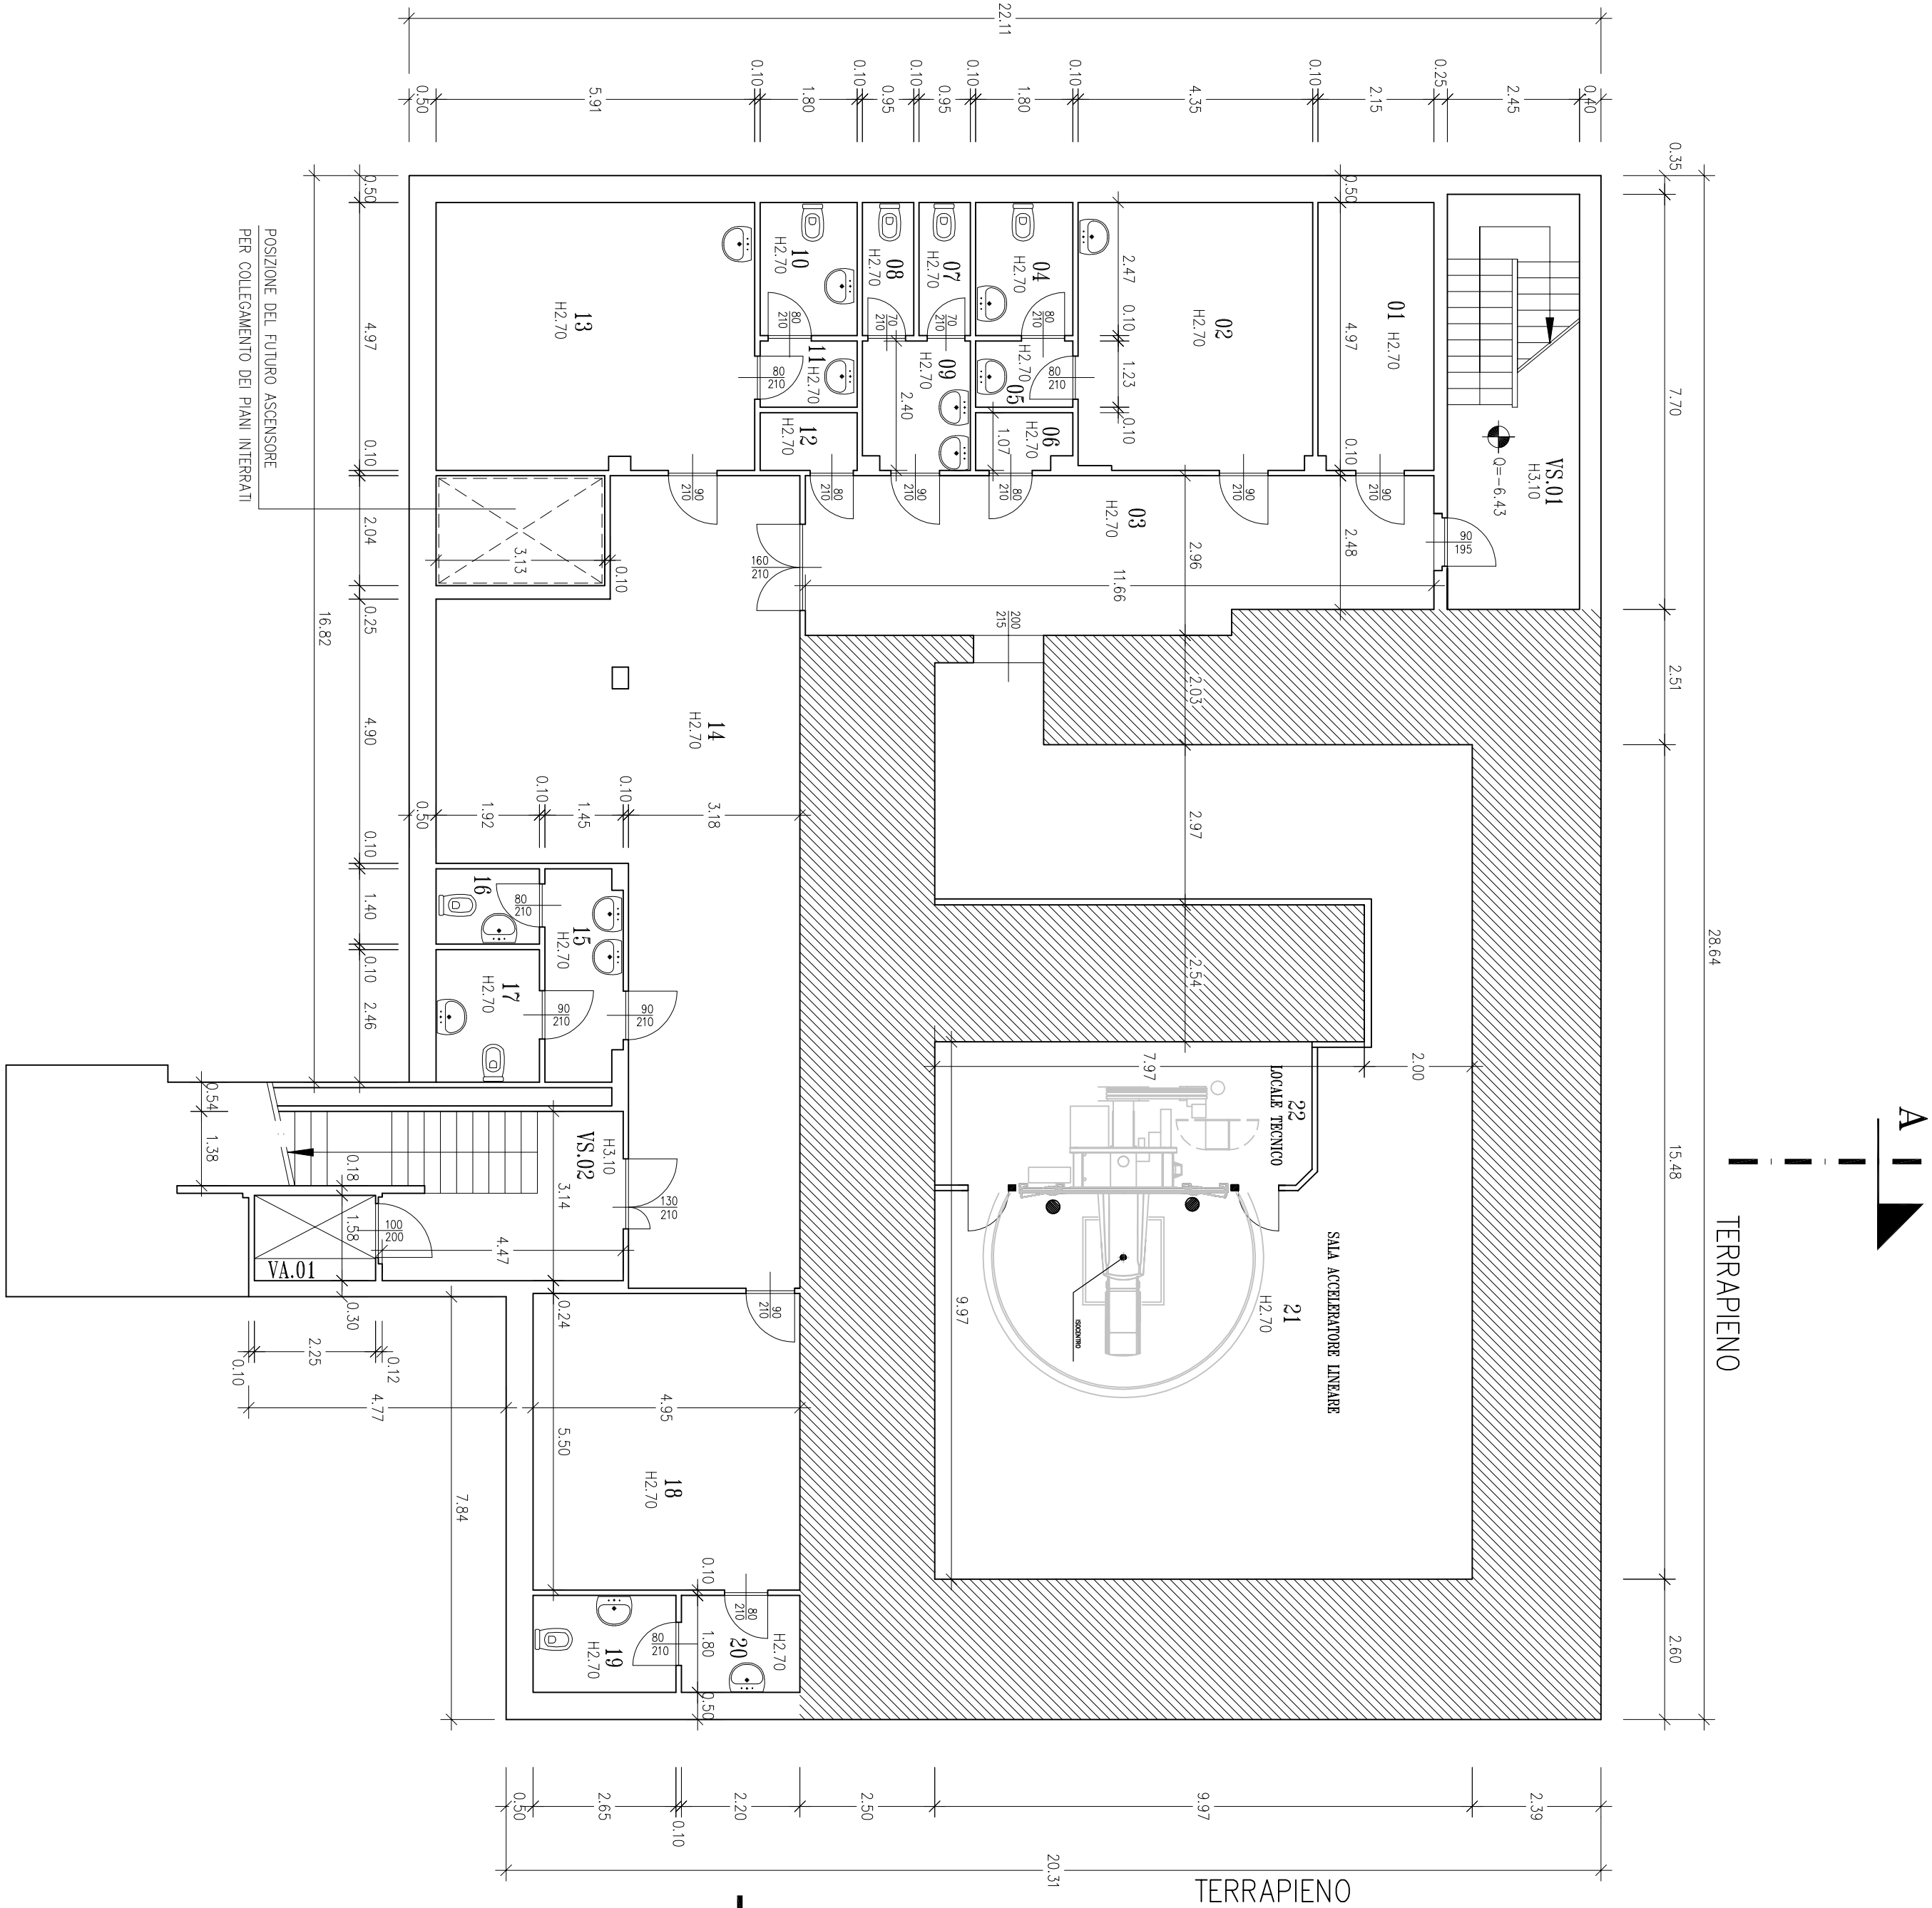

FONDAZIONE
IRCCS POLICLINICO "SAN MATTEO"
Istituto di Ricovero e Cura a Carattere Scientifico
di Pronto Soccorso, Ospedale, Policlinico
di Via Sallustiana 27100 PAVIA

S.C. TECNICO-PATRIMONIALE

UBICAZIONE 09b - Acceleratore lineare LAVORO	TRACOLA 1	DATA 01/02/1999 SCALA 1:100
	REV.	DATA
	1	24 Ott 2011
		05 Dic 2012
DISEGNO Pianta Piano Cantina -2	FILE	09brc2a.dwg

PROGETTO S.C. TECNICO-PATRIMONIALE	Il Responsabile del Procedimento
Il Progettista	La Proprietà
Collaboratori: Edile: Elettrico: Meccanico:	Impresa Esecutrice: