

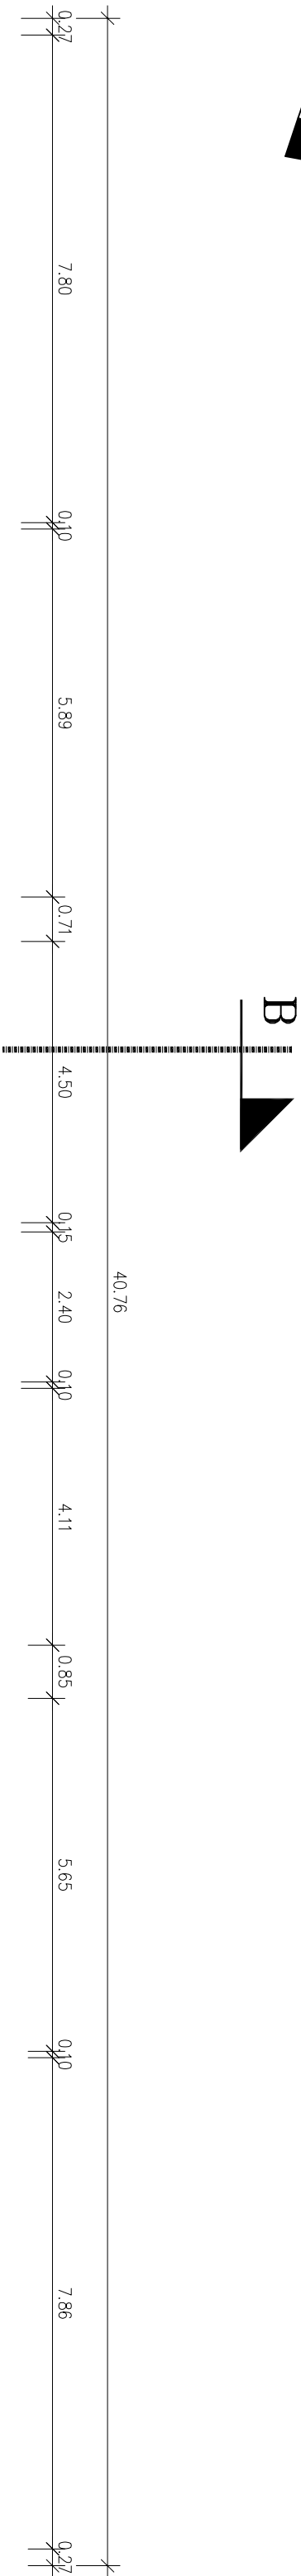


IDENTIFICATIVO FABBRICATO E PIANO	
17.PC.	
NUMERO VANO	DESTINAZIONE D'USO
01	LOCALE TECNICO
02	LOCALE INCESIONI
03	LOCALE CAMPIONI-PEZZI ANATOMICI
04	CONSERVAZIONE ORGANI
05	DISMEPENO
06	LOCALE CAMPIONI-PEZZI ANATOMICI
07	FILTRO SPOGLIATOI
08	FILTRO ADDETTI
09	DISMEPENO
10	CORRIDOIO
11	LOCALE AUTOPSIE
12	LOCALE CELLE FRIGORIFERE
13	LOCALE TECNICO
14	VANO ASCENSORE NON ATTIVO
15	SERVIZI IGIENICI
16	SERVIZI IGIENICI
17	CORRIDOIO
VS.01	VANO SCALA
VA.01	VANO ASCENSORE

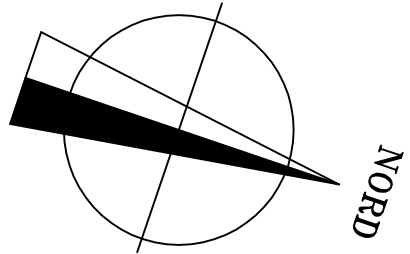

B

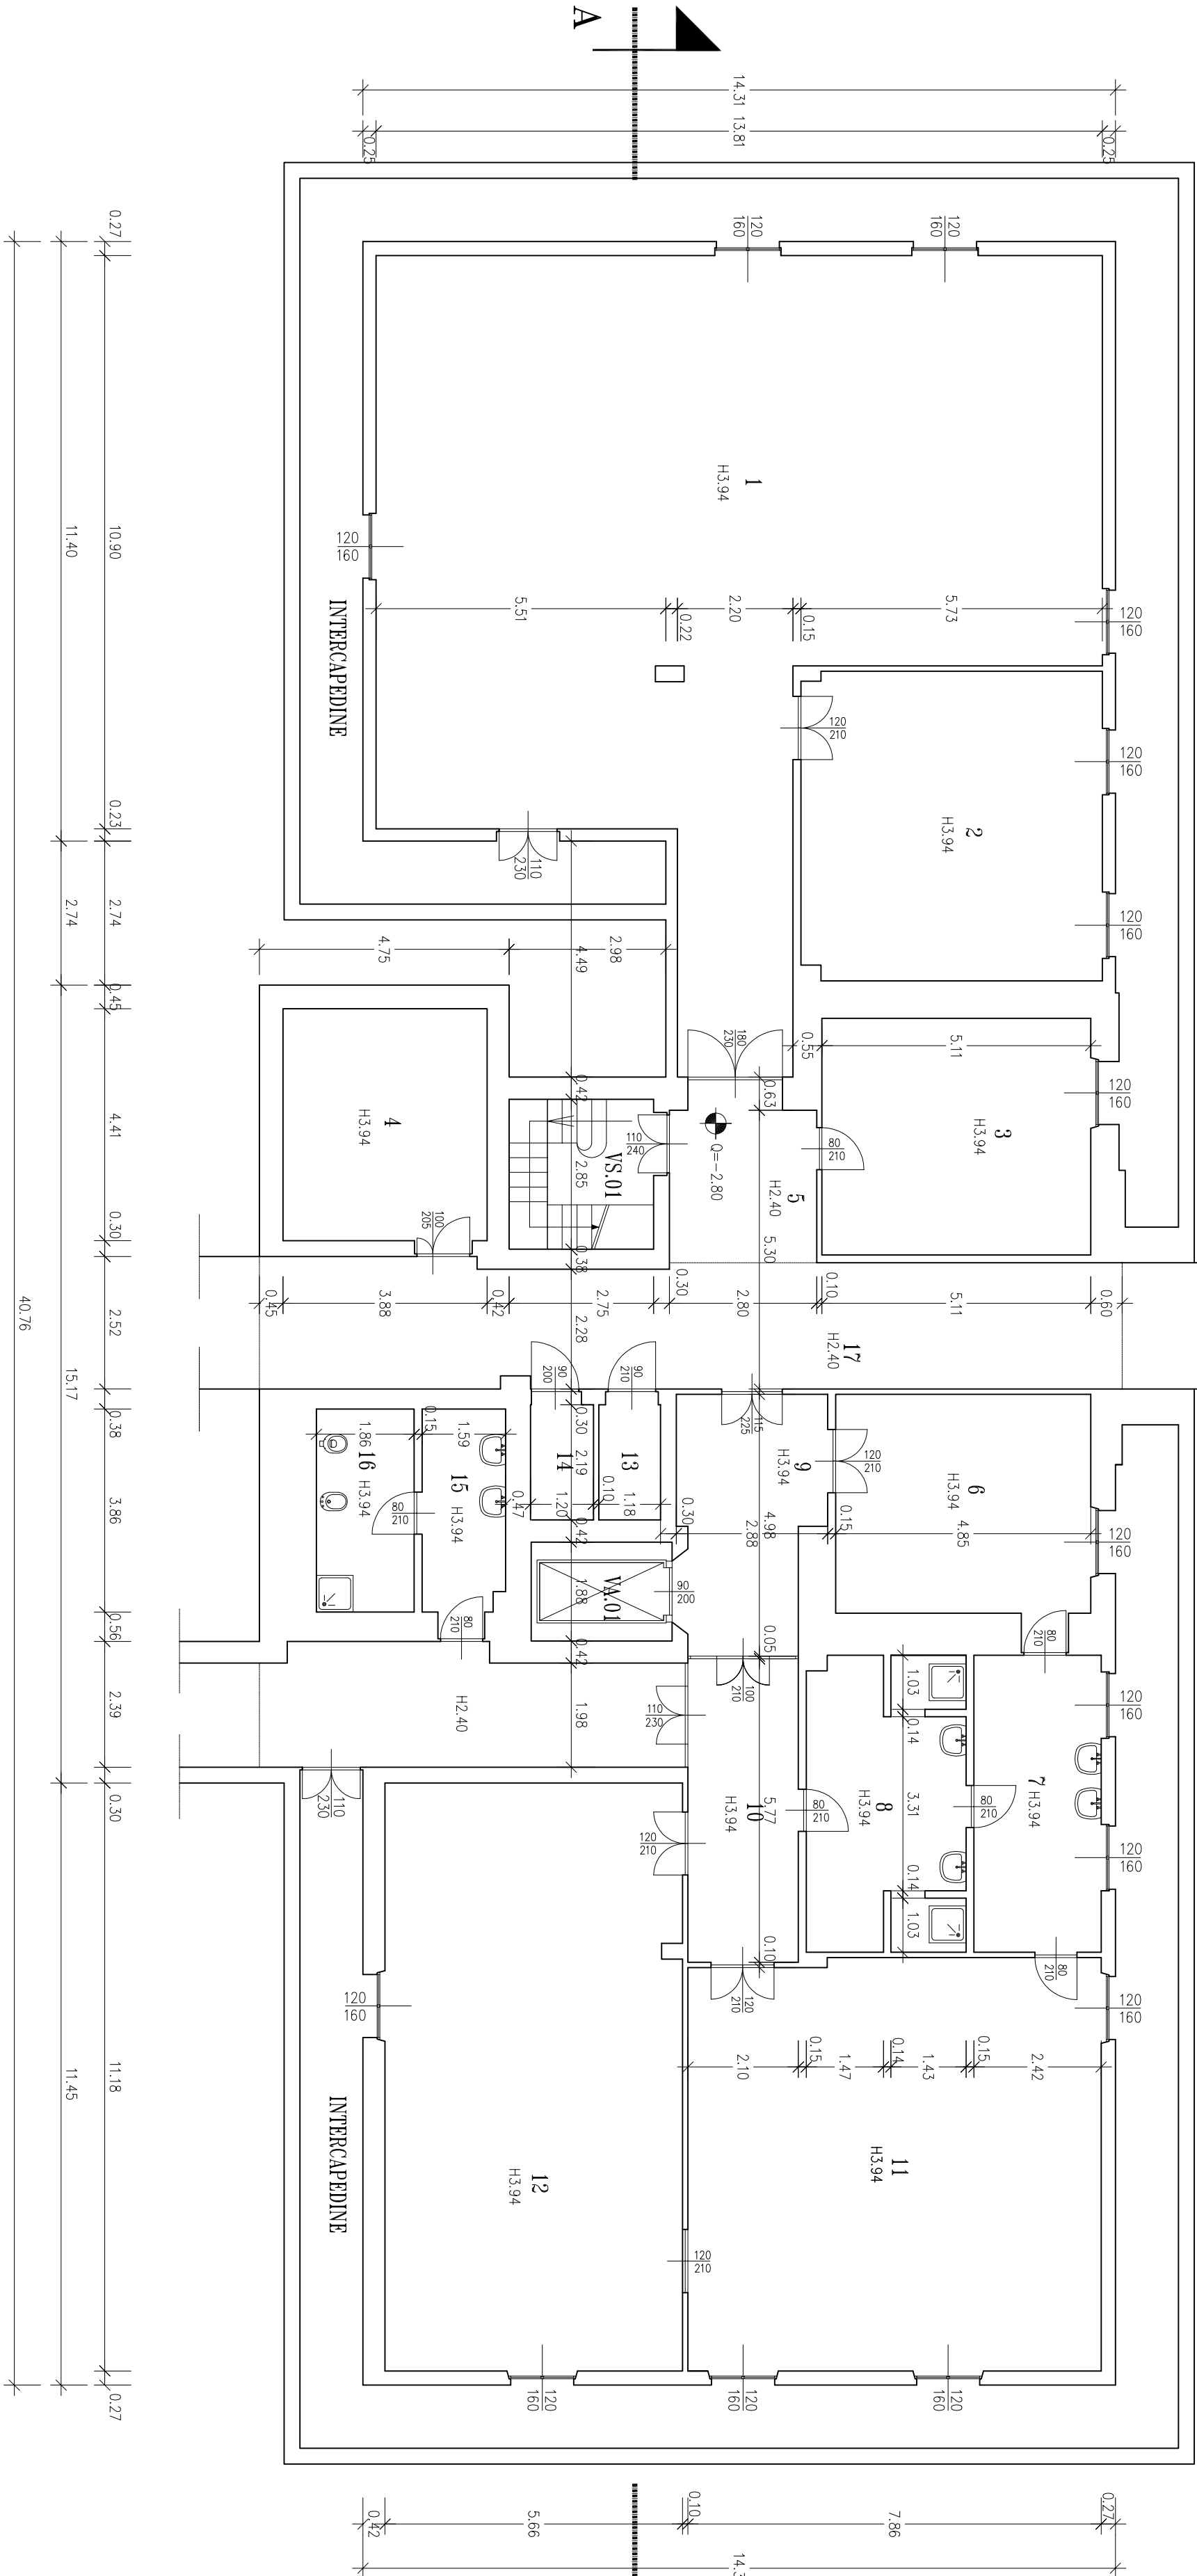

A



## FONDAZIONE IRCCS POLICLINICO "SAN MATTEO"

Istituto di Ricerche e Cura a Carattere Scientifico

di Diritto pubblico (D.M. 28/4/2006)

V.le Golgi, 19 27100 PAVIA

S.C. TECNICO-PATRIMONIALE

LAVORO

17 - CAMERA MORTUARIA

DATA  
08/11/2001  
SCALA  
1:100

REV.  
0  
DATA  
13/01/2011

DISEGNO  
Pianta Piano Cantina

FILE  
17pc.dwg

PROGETTO		Il Responsabile del Procedimento
STRUTTURA TECNICO-PATRIMONIALE		
Il Progettista		
La Proprietà		
Collaboratori:		Impresa Esecutrice:
Edile:		
Elettrotecnic:		
Meccanico:		