



IDENTIFICATIVO FABBRICATO E PIANO		IDENTIFICATIVO FABBRICATO E PIANO	
27.7S.		27.7S.	
NUMERO VANO	DESTINAZIONE D'USO	NUMERO VANO	DESTINAZIONE D'USO
01	CAMERA	74	CAMERA
02	SERVIZIO IGIENICO	75	SERVIZIO IGIENICO
03	SERVIZIO IGIENICO	76	SERVIZIO IGIENICO
04	DEPOSITO SPORCO	77	DISINFETTIVO
05	CAMERA	78	EX-VANO MONTACARICHI
06	SERVIZIO IGIENICO	79	COCCINELLO
07	SERVIZIO IGIENICO	80	SERVIZIO IGIENICO
08	SERVIZIO IGIENICO	81	SERVIZIO IGIENICO
09	SERVIZIO IGIENICO	82	SERVIZIO IGIENICO
10	CAMERA	83	SERVIZIO IGIENICO
11	CAMERA	84	CAMERA
12	SERVIZIO IGIENICO	85	SERVIZIO IGIENICO
13	SERVIZIO IGIENICO	86	SERVIZIO IGIENICO
14	SERVIZIO IGIENICO	87	SERVIZIO IGIENICO
15	SERVIZIO IGIENICO	88	CAMERA
16	SALA ATTESA	89	CAMERA
17	CORRIDOIO	90	SERVIZIO IGIENICO
18	CORRIDOIO	91	CAMERA
19	CORRIDOIO	92	CORRIDOIO
20	DEPOSITO PULITO	93	CORRIDOIO
21	SERVIZIO IGIENICO	94	CAMERA
22	SERVIZIO IGIENICO	95	SERVIZIO IGIENICO
23	CAMERA	96	SERVIZIO IGIENICO
24	CAMERA	97	CAMERA
25	VANO TECNICO	98	SERVIZIO IGIENICO
26	SERVIZIO IGIENICO	99	SERVIZIO IGIENICO
27	SERVIZIO IGIENICO	100	SERVIZIO IGIENICO
28	CAMERA	101	CAMERA
29	CORRIDOIO	102	CORRIDOIO
30	SERVIZIO IGIENICO	103	VANOTTOIO
31	SERVIZIO IGIENICO	104	DISINFETTIVO
32	SERVIZIO IGIENICO	105	SERVIZIO IGIENICO
33	SERVIZIO IGIENICO	106	SERVIZIO IGIENICO
34	INTERIMET	107	SERVIZIO IGIENICO
35	SALA MEDIO	108	SALA MEDIO
36	SALA MEDIO	109	SERVIZIO IGIENICO
37	BAGNO ASSISTITO	110	SERVIZIO IGIENICO
38	DISINFETTIVO	111	DISINFETTIVO
39	DISINFETTIVO	112	DISINFETTIVO
40	DISINFETTIVO	113	DISINFETTIVO
41	DEPOSITO SALINE	114	DISINFETTIVO
42	CORRIDOIO MONTACARICHI	115	EX-VANO MONTACARICHI
43	CORRIDOIO MONTACARICHI	116	DISINFETTIVO
44	DISINFETTIVO	117	CORRIDOIO
45	DISINFETTIVO	118	CORRIDOIO
46	DISINFETTIVO	119	CORRIDOIO
47	DISINFETTIVO	120	CORRIDOIO
48	DISINFETTIVO	121	CORRIDOIO
49	DISINFETTIVO	122	CORRIDOIO
50	DISINFETTIVO	123	CORRIDOIO
51	DISINFETTIVO	124	CORRIDOIO
52	DISINFETTIVO	125	CORRIDOIO
53	DISINFETTIVO	126	CORRIDOIO
54	DISINFETTIVO	127	CORRIDOIO
55	DISINFETTIVO	128	CORRIDOIO
56	DISINFETTIVO	129	CORRIDOIO
57	DISINFETTIVO	130	CORRIDOIO
58	DISINFETTIVO	131	CORRIDOIO
59	DISINFETTIVO	132	CORRIDOIO
60	DISINFETTIVO	133	CORRIDOIO
61	DISINFETTIVO	134	CORRIDOIO
62	DISINFETTIVO	135	CORRIDOIO
63	DISINFETTIVO	136	CORRIDOIO
64	DISINFETTIVO	137	CORRIDOIO
65	DISINFETTIVO	138	CORRIDOIO
66	DISINFETTIVO	139	CORRIDOIO
67	DISINFETTIVO	140	CORRIDOIO
68	DISINFETTIVO	141	CORRIDOIO
69	DISINFETTIVO	142	CORRIDOIO
70	DISINFETTIVO	143	CORRIDOIO
71	DISINFETTIVO	144	CORRIDOIO
72	DISINFETTIVO	145	CORRIDOIO
73	DISINFETTIVO	146	CORRIDOIO

N.B.  
I CODICI VANI E LE DESTINAZIONE  
DEI LOCALI SONO IN CORSO DI  
AGGIORNAMENTO

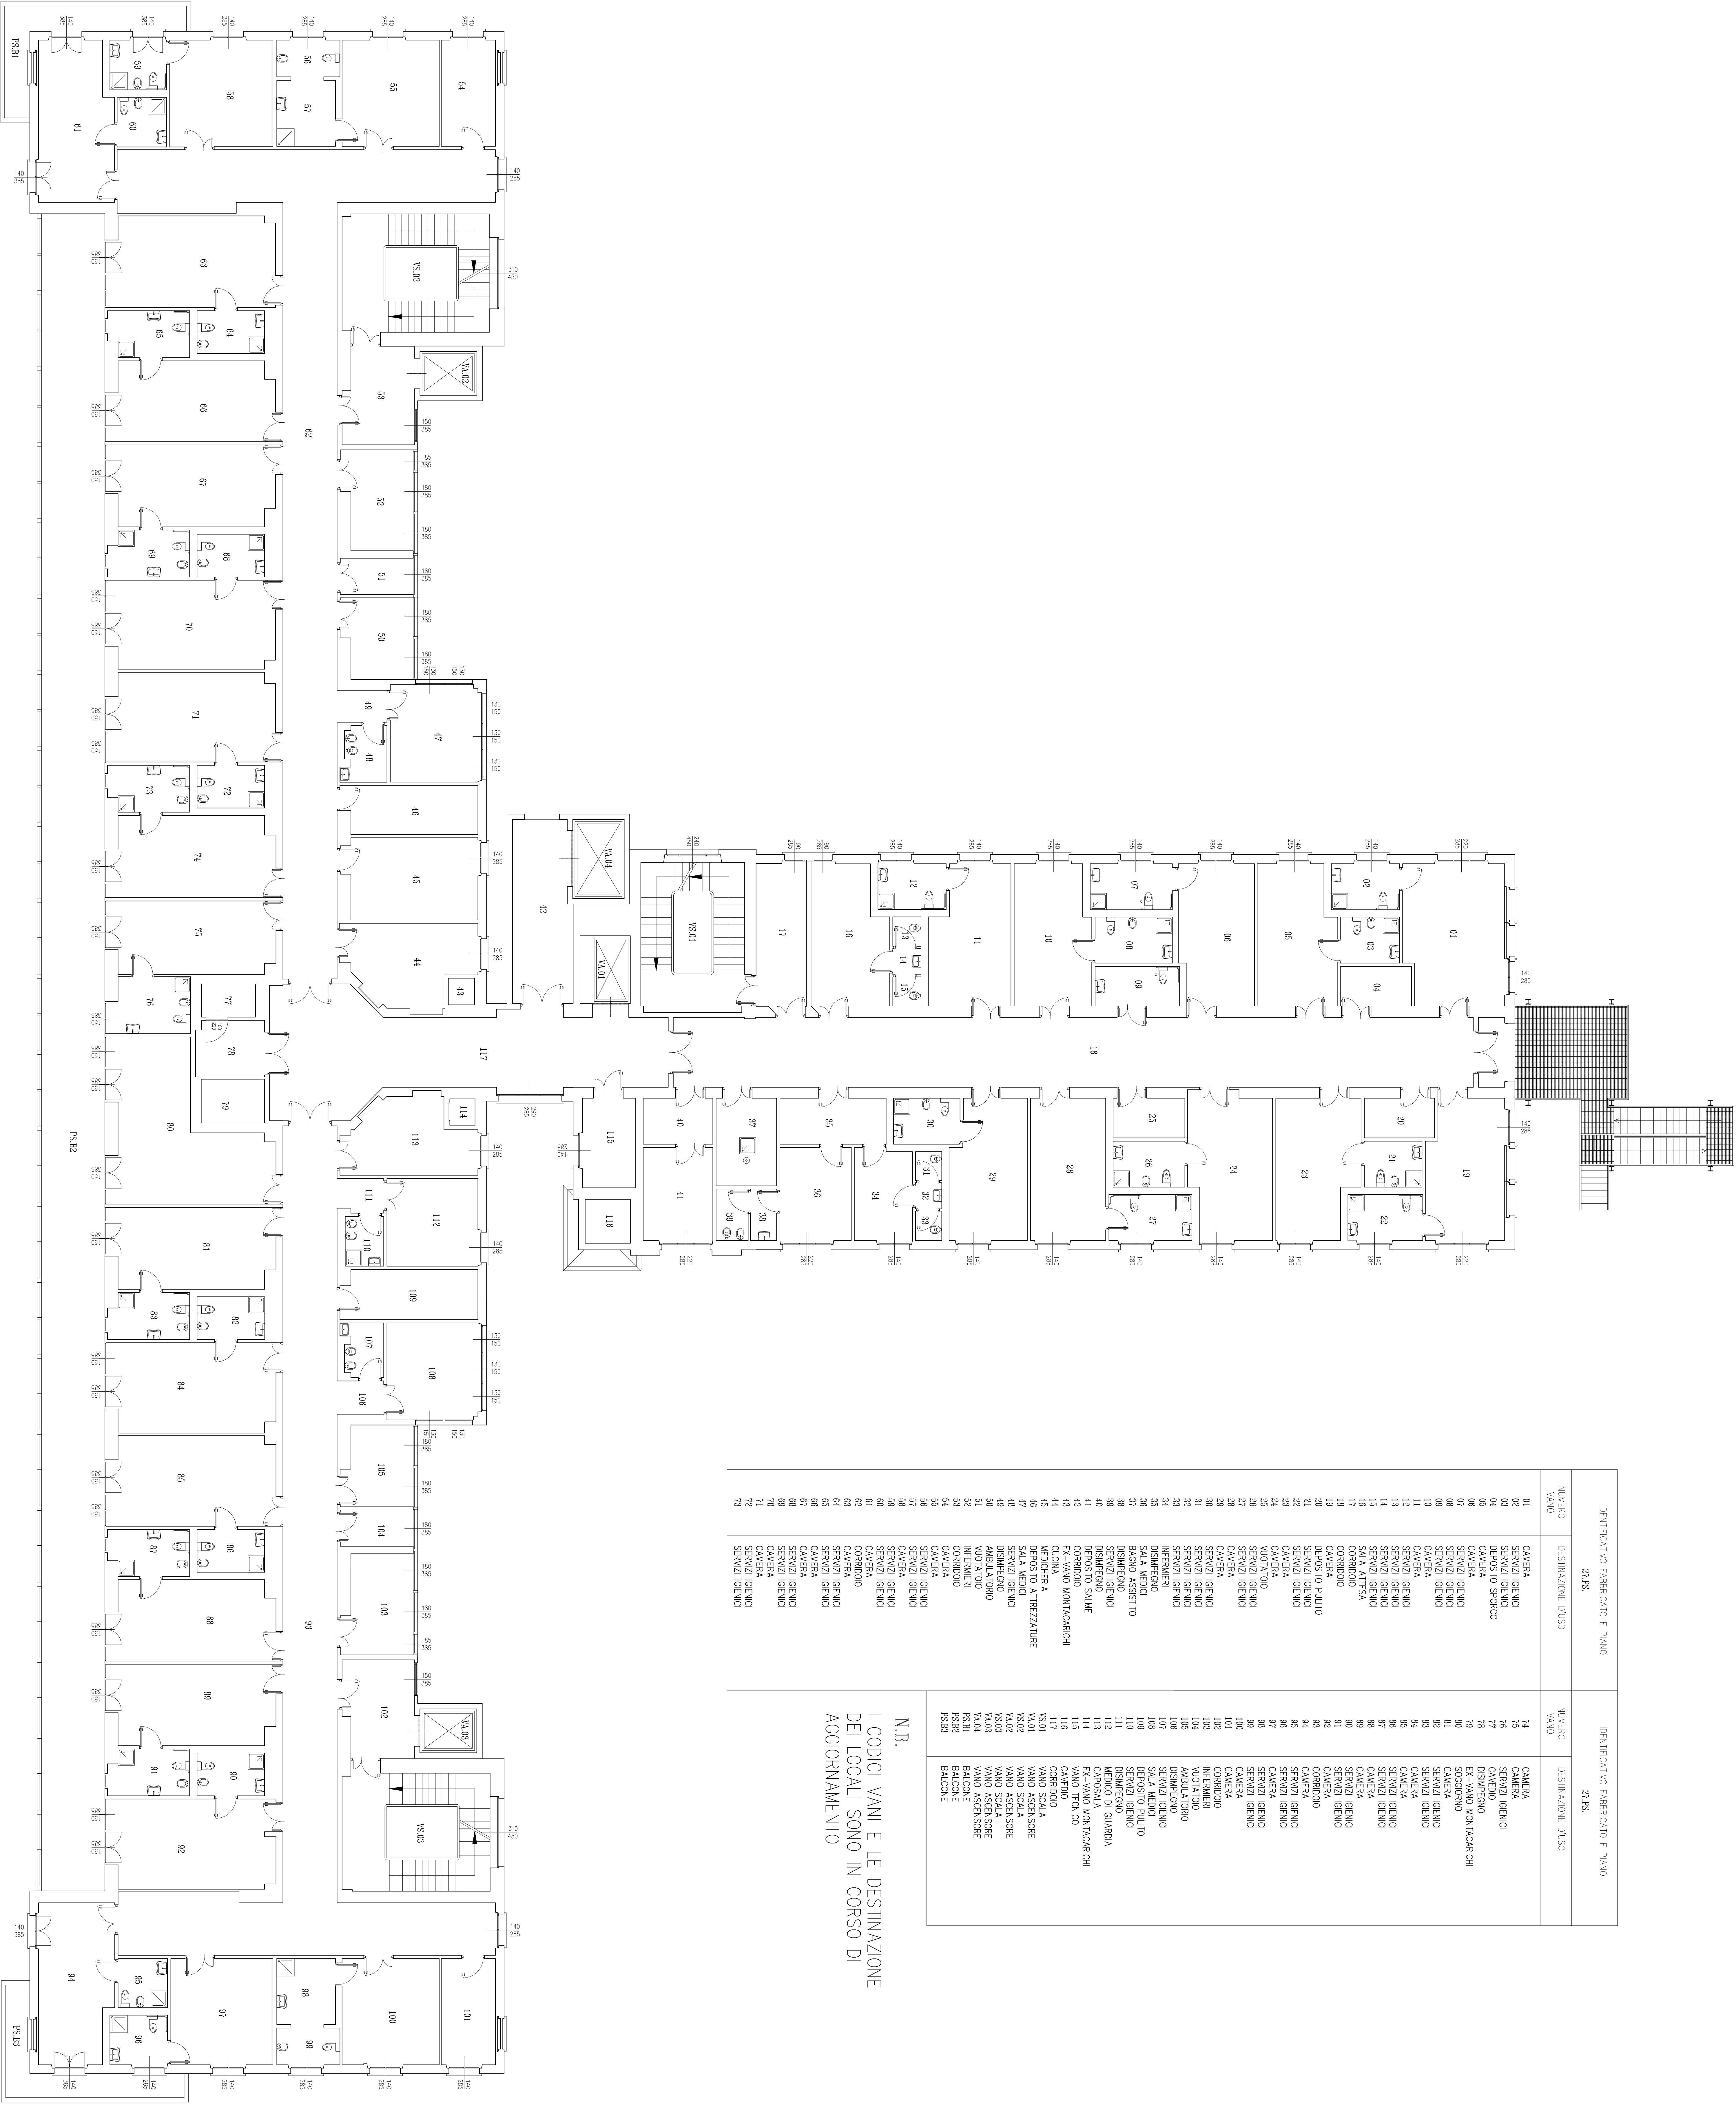

	
<b>FONDAZIONE IRCCS POLICLINICO "SAN MATTEO"</b>	
Via L. Scuderi, 19 - 27100 PAVIA (PV) - Italia Tel. 0321/261111 - Fax 0321/261112	
S.C. TECNICO PATRIMONIALE	
PROGETTO 27.7 - Fortissimi	DATA 08.11.2001
SCALE 1:100	SCALE 1:100
DATA 20.11.2000	DATA 20.11.2000
DESCRIZIONE Pianta Piano Secondo	
AUT. 27/01/01/04	
PROGETTO STRUTTURA TECNICO-PATRIMONIALE	
Il Responsabile del Progettamento	
Il Progettista	
La Progettista	
Collaboratore:	
Colori:	
Emblema:	
Materie:	