


IDENTIFICATIVO FABBRICATO E PIANO	
32.PR.	
NUMERO VANO	DESTINAZIONE D'USO
01	SERVIZI IGIENICI
02	DISIMPEGNO
03	STUDIO
04	STUDIO
05	CONTROLLO
06	CORRIDOIO
07	UFFICIO PRIMARIO
08	CAMERA CALDA
09	SERVIZI IGIENICI
09A	SERVIZI IGIENICI
10	SPOGLIATOIO
10A	SPOGLIATOIO
11	CORRIDOIO
12	ATTESA
12A	ATTESA BARELLATI
13	SOMMINISTRAZIONE
13A	DISIMPEGNO
13B	SERVIZI IGIENICI
14	SALA CONTROLLO
15	CORRIDOIO
16	SERVIZI IGIENICI
16A	DISIMPEGNO
17	ATTESA FREDDA
18	ANAMNESI
19	REFERIMENTAZIONE
20	SALA PET-CT
21	SPOGLIATOIO
21A	SPOGLIATOIO
22	LOCALE TECNICO
23	CONTROLLO
23A	SPORCO
24	SERVIZI IGIENICI
25	SERVIZI IGIENICI
25A	SERVIZI IGIENICI
26	SECRETARIA
26A	ARCHIVIO
27	SPOGLIATOIO
28	SPOGLIATOIO
29	SPOGLIATOIO
30	SERVIZI IGIENICI
31	DISIMPEGNO
32	ACCETTAZIONE
33	SPOGLIATOIO
34	SERVIZI IGIENICI
35	SERVIZI IGIENICI
36	CORRIDOIO
37	SERVIZI IGIENICI DISABILI
38	SERVIZI IGIENICI DISABILI
39	ATTESA FREDDA
40	SPOGLIATOIO
41	SERVIZI IGIENICI
42	SERVIZI IGIENICI
43	CORRIDOIO
44	SPOGLIATOIO
45	SPOGLIATOIO
46	SERVIZI IGIENICI
47	SPOGLIATOIO
48	SPOGLIATOIO
49	SERVIZI IGIENICI
50	MEDICI
51	SERVIZI IGIENICI
52	CORRIDOIO
53	DISIMPEGNO
54	SERVIZI IGIENICI
55	SPOGLIATOIO
56	SERVIZI IGIENICI
57	SPOGLIATOIO
58	SPOGLIATOIO
59	SERVIZI IGIENICI
60	SOSTA MEDICI
61	SERVIZI IGIENICI
62	SERVIZI IGIENICI
63	MEDICI
64	SERVIZI IGIENICI
65	SPOGLIATOIO
66	SERVIZI IGIENICI
67	SERVIZI IGIENICI
68	DISIMPEGNO
69	SERVIZI IGIENICI DISABILI
70	SERVIZI IGIENICI DISABILI
71	INGRESSO
72	PORTINERIA
73	TRASBORDO BARELLE
74	TRASBORDO BARELLE
75	CAPO SALA
76	RIPOSTIGLIO
77	RIPOSTIGLIO
78	STUDIO PRIMARIO
79	CORRIDOIO
80	MAGAZZINO
81	SALA OPERATORIA
82	PRESALA-PREPARAZIONE PAZIENTE
83	LAVAGGIO FERRI
84	STRUMENTAZIONI
85	STRUMENTAZIONI
86	PRESALA-PREPARAZIONE PAZIENTE
87	MAGAZZINO
88	SALA OPERATORIA

IDENTIFICATIVO FABBRICATO E PIANO	
32.PR.	
NUMERO VANO	DESTINAZIONE D'USO
91	CORRIDOIO
92	SALA OPERATORIA
93	MAGAZZINO
94	PRESALA-PREPARAZIONE PAZIENTE
95	STRUMENTAZIONE
96	STRUMENTAZIONE
97	LAVAGGIO FERRI
98	CORRIDOIO
99	SALA OPERATORIA
100	PRESALA-PREPARAZIONE PAZIENTE
101	MAGAZZINO
102	CENTRALE STERILIZZAZIONE
103	CENTRALE STERILIZZAZIONE
104	DEPOSITO PULITO
105	SERVIZI IGIENICI
106	LOCALE MONITOR
107	LOCALE TECNICO
108	DISIMPEGNO
109	SPOGLIATOIO
110	DEPOSITO SPORCO
111	DISIMPEGNO
112	DISIMPEGNO
113	STUDIO MEDICI
114	DISIMPEGNO
115	SERVIZI IGIENICI
116	SERVIZI IGIENICI
117	SERVIZI IGIENICI
118	SERVIZI IGIENICI
119	SERVIZI IGIENICI
120	SERVIZI IGIENICI
121	SERVIZI IGIENICI
122	SERVIZI IGIENICI
123	SERVIZI IGIENICI
124	ATRIO
124A	CORRIDOIO
125	AULA MAGNA
126	SERVIZI IGIENICI
127	SERVIZI IGIENICI
128	SERVIZI IGIENICI
129	LOCALE TECNICO
130	SERVIZI IGIENICI
131	SERVIZI IGIENICI
132	SERVIZI IGIENICI
133	INGRESSO
134	PRELIEV
135	SERVIZI IGIENICI
136	SERVIZI IGIENICI
137	SERVIZI IGIENICI
138	SERVIZI IGIENICI
139	SERVIZI IGIENICI
140	SECRETARIA
141	DIREZIONE
142	LABORATORIO
143	LABORATORIO
144	CORRIDOIO
145	SERVIZI IGIENICI
146	MEDICO DI GUARDIA
147	CENTRO INFORMATICO
148	CORRIDOIO
149	CELLA FRIGORIFERA
150	RIPOSTIGLIO
151	LABORATORIO
152	LABORATORIO
153	BIBLIOTECA
154	LABORATORIO
155	LABORATORIO
156	CORRIDOIO
157	CELLA FRIGORIFERA
158	SERVIZI IGIENICI
159	SERVIZI IGIENICI
160	SERVIZI IGIENICI
161	SERVIZI IGIENICI
162	SERVIZI IGIENICI
163	CORRIDOIO
164	LABORATORIO
165	LABORATORIO
166	CORRIDOIO
167	CORRIDOIO
168	LABORATORIO
169	DISIMPEGNO
170	LABORATORIO
171	LOCALE PERSONALE
172	STUDIO
173	LABORATORIO
174	LABORATORIO
175	LABORATORIO
176	SERVIZI IGIENICI
177	SERVIZI IGIENICI
178	SERVIZI IGIENICI
VS.01	VANO SCALA
VS.02	VANO SCALA
VS.03	VANO SCALA
VS.04	VANO SCALA
VS.05	VANO SCALA
VA.01	VANO ASCENSORE
VA.02	VANO ASCENSORE
VA.03	VANO ASCENSORE
VA.04	VANO ASCENSORE
VA.05	VANO ASCENSORE
VA.06	VANO ASCENSORE
VA.07	VANO ASCENSORE
PR.01	BALCONE
PR.02	BALCONE
PR.03	BALCONE

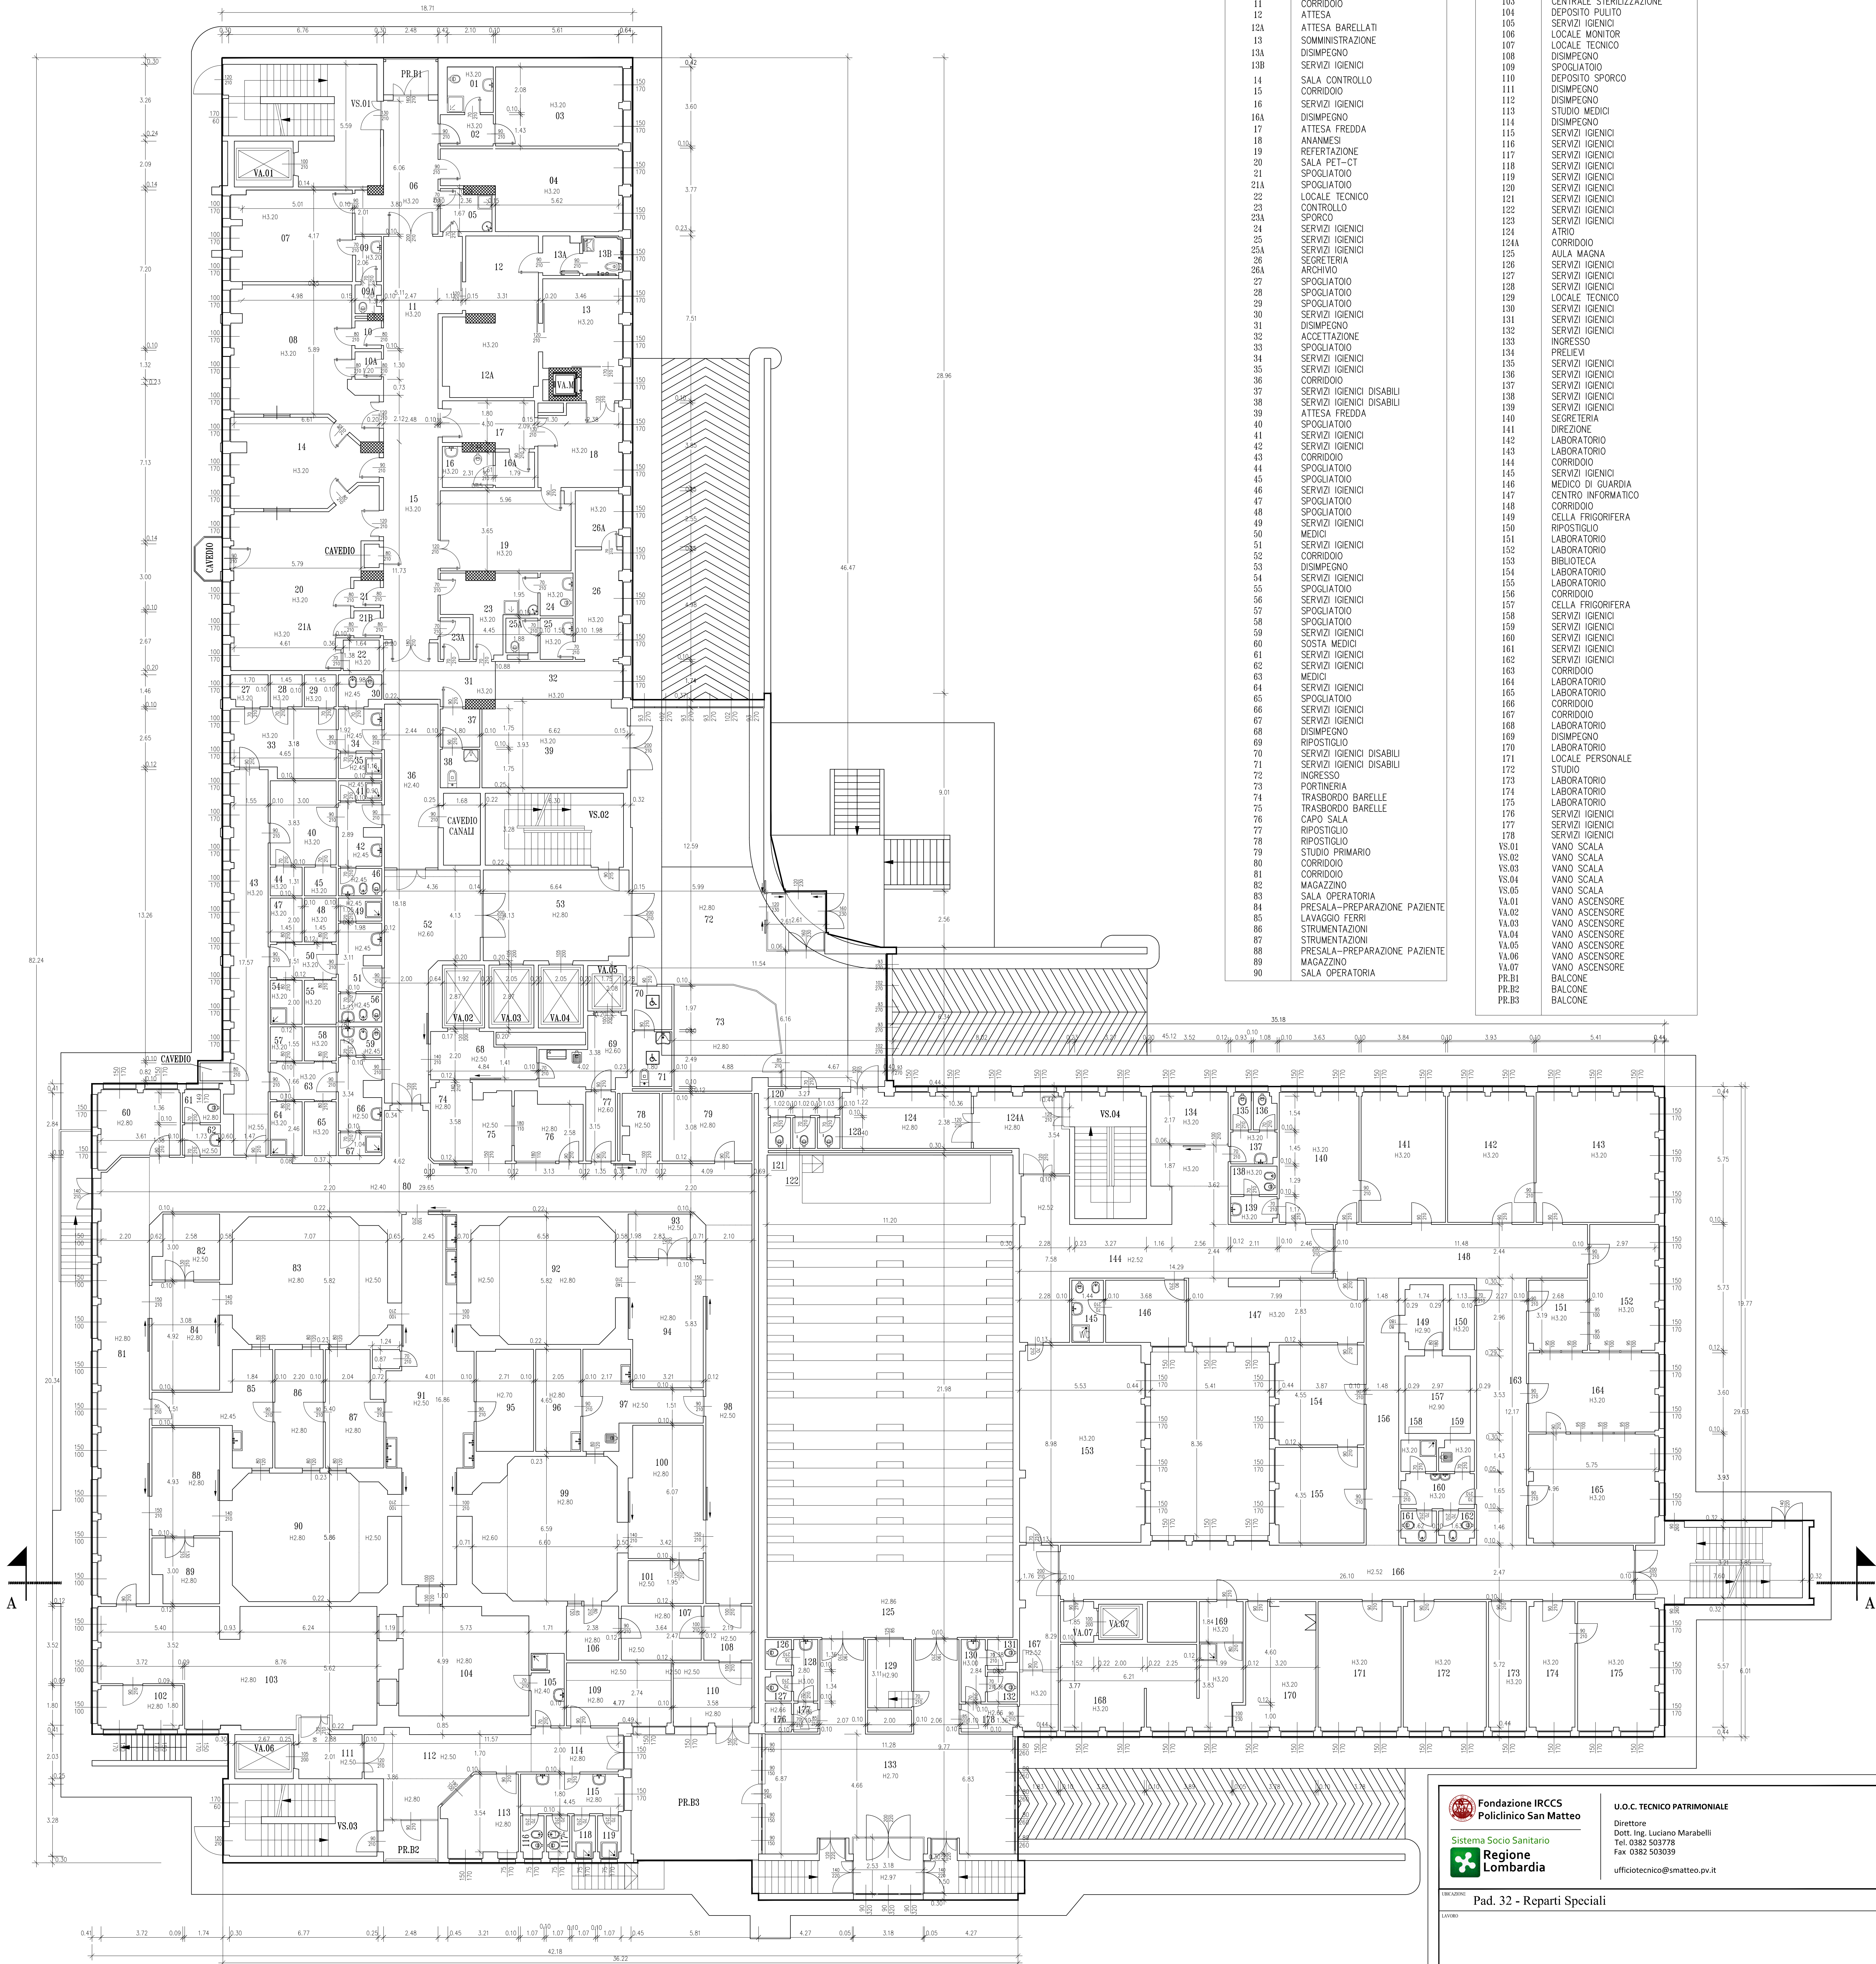

Fondazione IRCCS Policlinico San Matteo		U.O.C. TECNICO PATRIMONIALE	
Sistema Socio Sanitario Regione Lombardia		Direttore Dott. Ing. Luciano Marabelli Tel. 0382 503778 Fax 0382 503039 ufficiotecnico@smatteo.pv.it	
Pad. 32 - Reparti Speciali			
LAVORO			
PROGETTATO		DATA 2 15 Dic. 2014 SCALE 1:100	
PIANTA PIANO RIALZATO			
PROGETTO		PRODOTTO	
Fondazione IRCCS Policlinico San Matteo - Pavia U.O.C. TECNICO-PATRIMONIALE		La Proprietà	
Il Progettista e Direttore dei Lavori		Impresa Esecutrice:	
Il Responsabile del Procedimento			